

Legenda slaboproudu:


- ÚR** Účastnický rozváděč Cetin a. s.
- SKS - Jednoduchá zásuvka strukturované kabeláže
- STA** Rozváděč STA
- Antennní systém STA na stožáru
- STA - Zásuvka STA
- AUT
- Autonomní optický hlásič dle vyhl. 23/2008
- AUT
- H Autonomní tepelný hlásič dle vyhl. 23/2008

- DT** Rozváděč domácího telefonu
- Vstupní tablo video
- Elektromechanický samouzamykací zámek
- Domácí telefon - audio
- Zvonkové tlačítko

- EZS** Ústředna EZS
- Klávesnice LCD
- Detektor pohybu PIR
- Magnetický kontakt okenní a dveřní
- Magnetický kontakt vratový
- Detektor rozbití skla
- Siréna venkovní
- Siréna vnitřní
- H EZS
- Tepelný detektor požáru v systému EZS

LEGENDA MÍSTNOSTÍ - HLAVNÍ OBJEKT 2.PP

ČÍSLO MÍSTN.	NÁZEV MÍSTNOSTI	PLOCHA (M2)	PODLAHA	POVRCHOVÁ ÚPRAVA		POZNÁMKA
				STĚNY	STROPY	
0.0.0.1	CHODBA	11.47				
0.0.1.1	SKLAD	41.82				
0.0.1.2	SKLAD	40.19				
CELKEM		82.01				
0.0.2.1	STROJOVNA VÝTAHU	17.73				
0.0.2.2	SKLAD PRÁDLA	11.89				
0.0.2.3	PRÁDELNA	10.72				
0.0.3.1	GARÁŽ	25.47				
CELKEM 2.PP		159.29				

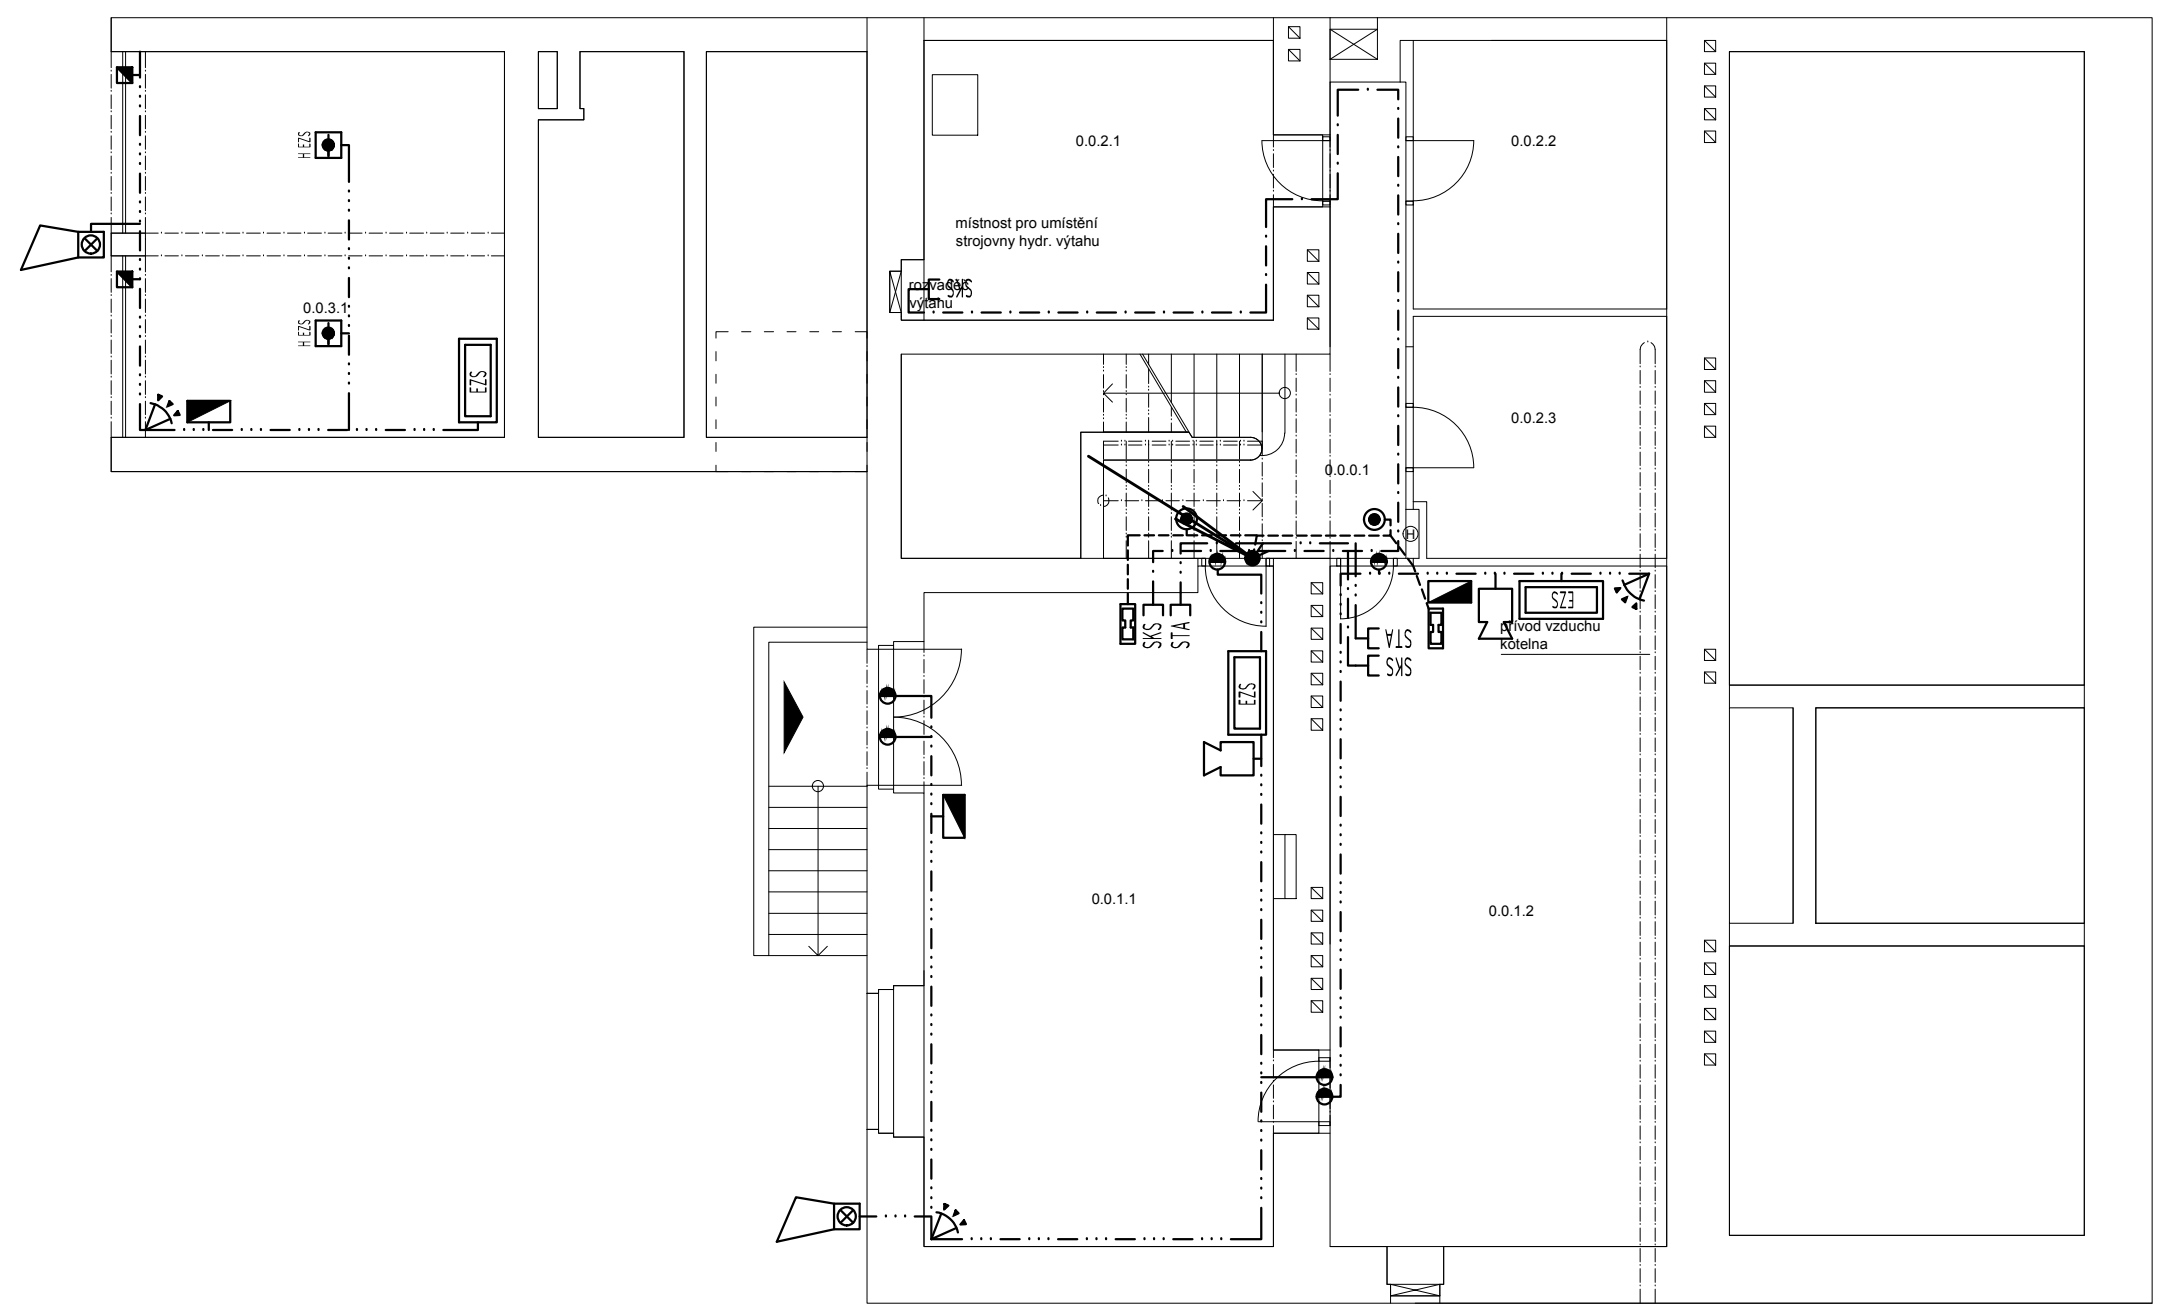

±0,000=307,570 bpv

Revize:	Číslo zakázky:		
Investor: bělohorská 50, s.r.o. marie cibulkové 450/13 140 00 praha 4			
Projekt: apartmány bělohorská 50			
Projektový stupeň: dokumentace pro vydání společného ÚR a SP			
Projektant: mar.s architects s.r.o. a: stavitejská 8, praha 6 t: 724979573 e: contact@marsarchitects.cz			
Projektant část: PĚTR HAVLÍČEK PROJEKTOVÁNÍ ELEKTRO A SLABOPROUD HORÁČKOVA 1217/25, 140 00 PRAHA 4 TEL.: 222 94 91 74 ; 602/64 57 95			
Část: D.1.4.6 Elektronické komunikace			
Výkres: PŮDORYS 2. PP			
Vypracoval: ing. Karel Havlíček Mgr. Jan Hejret	Datum: 12/ 2015	Měřítko: 1:100 (A3)	Výkres číslo: 3.